



Assonometria isometrica: le parti del centralino separate lungo l'asse di montaggio.

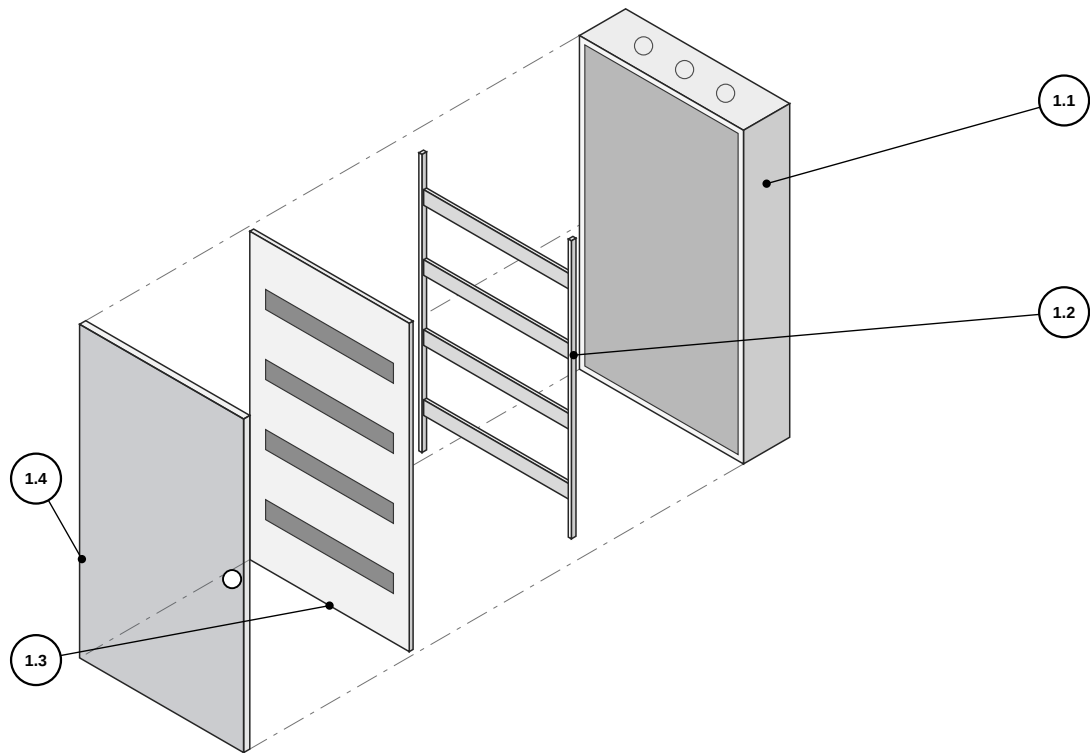

Pos. 1: centralino fornito completo delle parti 1.1–1.4.

Pos.	Descrizione	Caratteristiche	Costruttore	Codice	Q.tà	U.M.	Sigle / note
1	Centralino da parete Pragma, 4 file x 18 moduli, porta fumè	IP40, 426x750x145 mm	Schneider Electric	PRA21418	1	pz	fornito con 1.1-1.4
1.1	Cassa da parete	—	—	—	incl.	—	compreso nella pos. 1
1.2	Telaio con 4 guide DIN 35 mm	—	—	—	incl.	—	compreso nella pos. 1
1.3	Pannelli frontali con finestra 45 mm	—	—	—	incl.	—	compreso nella pos. 1
1.4	Porta fumè con serratura	—	—	—	incl.	—	compreso nella pos. 1
2	Interruttore magnetotermico IC60N (generale)	4P C40 6 kA	Schneider Electric	A9F74440	1	pz	Q0
3	Interruttore differenziale iID selettivo	4P 40 A 300 mA tipo A-S	Schneider Electric	A9R25440	1	pz	Id0
4	Limitatore di sovratensione iPRD40r con contatto di segnalazione	3P+N 350 V Imax 40 kA	Schneider Electric	A9L40601	1	pz	SPD
5	Interruttore differenziale iID	2P 25 A 30 mA tipo A	Schneider Electric	A9R21225	1	pz	Id1
6	Interruttore differenziale iID	2P 40 A 30 mA tipo A	Schneider Electric	A9R21240	1	pz	Id2
7	Interruttore differenziale iID	4P 40 A 30 mA tipo A	Schneider Electric	A9R21440	1	pz	Id3
8	Interruttore magnetotermico IC60N	1P+N C10 6 kA	Schneider Electric	A9F74610	4	pz	L1, L2, L3, L4
9	Interruttore magnetotermico IC60N	1P+N C16 6 kA	Schneider Electric	A9F74616	4	pz	F1, F2, F3, F5
10	Interruttore magnetotermico IC60N	1P+N C20 6 kA	Schneider Electric	A9F74620	1	pz	QA
11	Interruttore magnetotermico IC60N	4P C32 6 kA	Schneider Electric	A9F74432	1	pz	F4
12	Morsetto passante UT 2.5 grigio	2,5 mm², 24 A	Phoenix Contact	3044076	24	pz	X1
13	Morsetto di protezione UT 2,5-PE	2,5 mm², giallo-verde	Phoenix Contact	3044092	12	pz	PE
14	Staffa terminale E/UK	per guida NS 35	Phoenix Contact	1201442	4	pz	X1, PE
15	Otturatore modulare (copriforo)	1 modulo, 18 mm	—	—	19	pz	file 1, 3, 4
16	Materiale di cablaggio: conduttori N07G9-K 6-16 mm², capicorda, targhette	—	—	—	1	a corpo	—

Porta e pannelli rimossi; sigle come da schema unifilare E03 foglio 1.

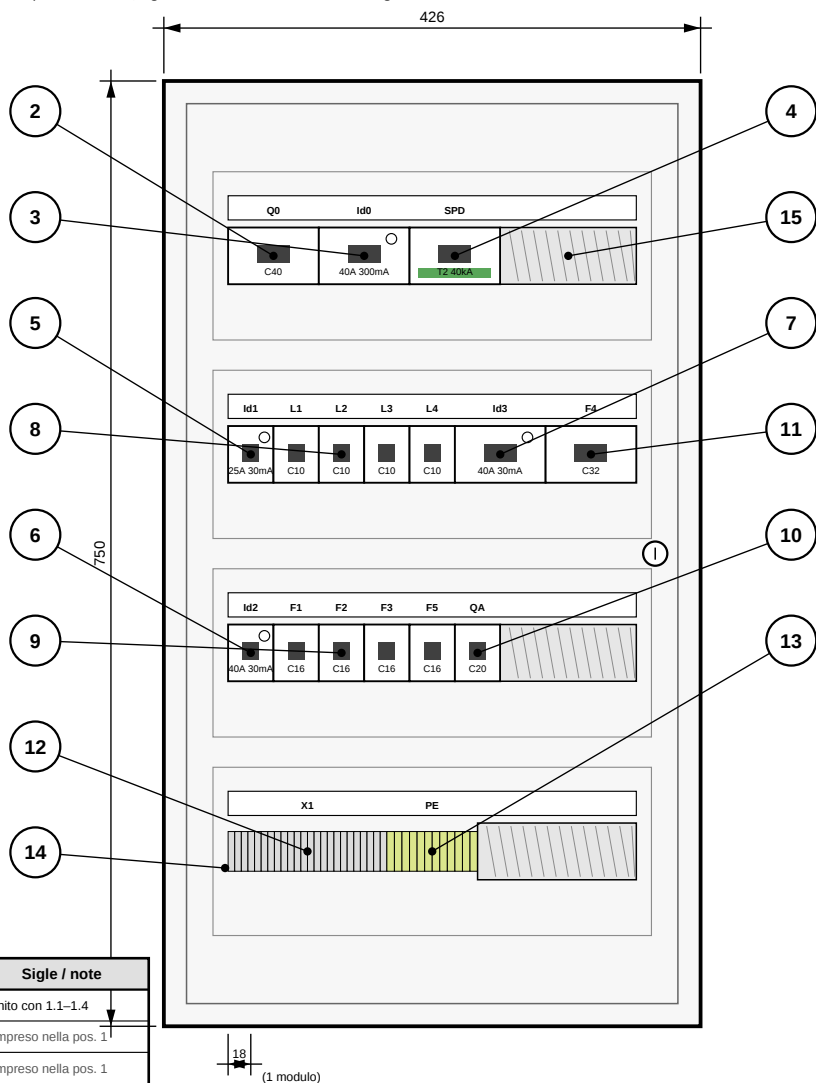

1. Le posizioni 1.1–1.4 sono fornite con il centralino (pos. 1): non vanno ordinate a parte.
2. Sigle come da schema unificare E03 foglio 1 dello Studio Varesco & Landi, rev. B.
3. Le posizioni 8 e 9 comprendono quattro apparecchi ciascuna (L1–L4, F1–F3 e F5).
4. Dimensioni d'ingombro degli articoli: tav. QG-02.
5. Grado di protezione IP40 a porta chiusa; forma di segregazione 1.

Rev.	Data	Descrizione della revisione	Red.	Contr.	Appr.
B	15/09/2026	Pos. 6 differenziale prese da tipo AC a tipo A; pos. 12 morsetti da 20 a 24	MG	AS	AS
A	20/07/2026	Prima emissione	MG	AS	AS

QS

Officine Quadri Savena S.r.l.

Costruzione quadri elettrici BT — CEI EN 61439

Via del Lavoro 17 — 40068 San Lazzaro di Savena (BO)

Il costruttore del quadro

per. ind. Andrea Sarti

Resp. tecnico — Collegio dei Periti Industriali di Bologna n. 2217

timbro

firma

Committente

Acme Impianti S.r.l. — Via Guglielmo Marconi 118, Bologna

Cantiere

Palazzo Santoro, corpo C — Piazza dei Martiri 9, Bologna

Oggetto

Quadro QG negozio — rif. progetto Studio Varesco & Landi, comm. 2026-031, tav. E03/E04

Titolo elaborato

Quadro QG — vista esplosa
e distinta componenti

Tavola n.

QG-01

Scala

1:17 / 1:6

Commissa

Q-2026-118

File

Q-2026-118_QG-01_rB.dwg

Data

15/09/2026

Foglio

1 di 2

Revisione

B

A — Centralino Pragma 4x18 (pos. 1, PRA21418) — scala 1:10

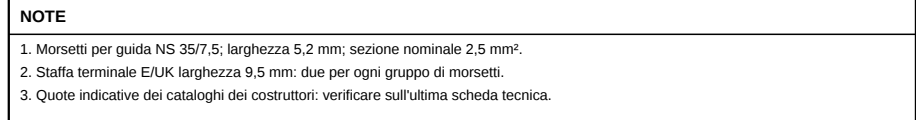
 
 


TABELLA DEGLI INGOMBRI

Pos.	Articolo	Codice	L x H x P [mm]	Moduli
1	Centralino da parete Pragma 4x18	PRA21418	426 x 750 x 145	72
2, 3, 7, 11	Apparecchi quadripolari iC60N / iID	A9F74440 ...	72 x 85 x 78,5	4
4	Limitatore di sovratensione iPRD40R 3P+N	A9L40601	72 x 85 x 78,5	4
5, 6, 8-10	Apparecchi 2P / 1P+N iID / iC60N	A9R21225 ...	36 x 85 x 78,5	2
12, 13	Morsetti UT 2,5 / UT 2,5-PE	3044076 / 3044092	5,2 x 47,5 x 42,5	—
14	Staffa terminale E/UK	1201442	9,5 x 35,3 x 50,5	—

Proprietà riservata dello studio: vietata la riproduzione o la cessione a terzi senza autorizzazione scritta.

Rev.	Data	Descrizione della revisione	Red.	Contr.	Appr.
B	15/09/2026	Pos. 6 differenziale prese da tipo AC a tipo A; pos. 12 morsetti da 20 a 24	MG	AS	AS
A	20/07/2026	Prima emissione	MG	AS	AS

QS

Officine Quadri Savena S.r.l.

Costruzione quadri elettrici BT — CEI EN 61439

Via del Lavoro 17 — 40068 San Lazzaro di Savena (BO)

Il costruttore del quadro

per. ind. Andrea Sarti

Resp. tecnico — Collegio dei Periti Industriali di Bologna n. 2217

firma

timbro

Committente

Acme Impianti S.r.l. — Via Guglielmo Marconi 118, Bologna

Cantiere

Palazzo Santoro, corpo C — Piazza dei Martiri 9, Bologna

Oggetto

Quadro QG negozio — rif. progetto Studio Varesco & Landi, comm. 2026-031, tav. E03/E04

Titolo elaborato

Disegni d'ingombro
degli articoli

Tavola n.

QG-02

Scala

varie

Commissa

Q-2026-118

File

Q-2026-118_QG-02_rB.dwg

Data

15/09/2026

Foglio

2 di 2

Revisione

B