


PIANTA IMPIANTO ELETTRICO — PIANO TERRA (CORPO B)

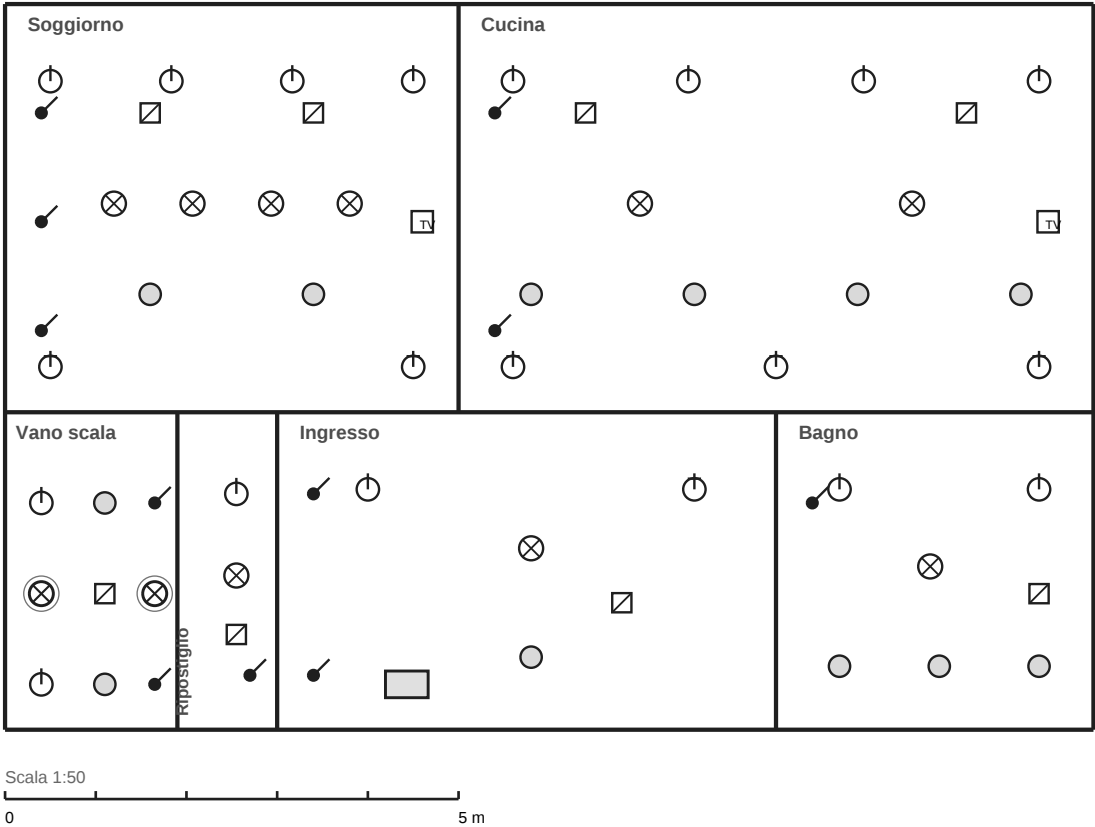

LEGENDA SIMBOLI (VALIDA PER LE TAVOLE E-11 ED E-12)		
Simbolo	Significato	
	P	Pres a 2P+T 16 A
	PB	Pres a bipasso doppia
	TV	Pres a TV coassiale
	PL	Punto luce a soffitto
	PL - S	Punto luce vano scala (comune ai due piani)
	FA	Faretto da incasso
	IN	Interruttore / deviatore
	CS	Cassetta di derivazione
	QS	Quadro di zona

ELENCO LOCALI	
Locale	Superficie m²
Soggiorno	22,50
Cucina	31,50
Ingresso	19,25
Bagno	12,25
Vano scala	6,65
Ripostiglio	3,85
Totale	96,00

NOTE

- 1. Impianto conforme a CEI 64-8 ed. 2021, unità abitativa livello 2 (superiore).
- 2. Le quantità dei simboli di questa pianta sono riportate nel foglio 2/4 (tabella di conteggio).
- 3. I due punti luce del vano scala (PL-S) sono comuni al piano terra e al piano primo: sono disegnati su entrambe le piante ma conteggiati una sola volta, sul foglio 2/4.
- 4. Le tavole E-11 ed E-12 descrivono un solo impianto (commessa BO-0071/B) e vanno lette insieme.
- 5. Altezza utile dei locali 2,70 m; quote da verificare in opera.

Acme Impianti S.r.l.		Studio tecnico
Pianta impianto elettrico — piano terra (corpo B)		
Committente: Immobiliare Santoro S.r.l.		Dis. n. E-11
Cantiere: Palazzo Santoro — corpo B, Bologna Data 12.06.2026		Scala 1:50 Foglio 1/4 — Rev. A

CONTEGGIO SIMBOLI E SCHEMA QUADRO QS-B1 — PIANO TERRA

Simbolo	Descrizione	Q.tà
P	Pres a 2P+T 16 A	14
PB	Pres a bipasso doppia	6
TV	Pres a TV coassiale	2
PL	Punto luce a soffitto	9
FA	Faretto da incasso	12
IN	Interruttore / deviatore	11
CS	Cassetta di derivazione	8
QS	Quadro di zona QS-B1	1
PL-S	Punto luce vano scala	2
Totale simboli conteggiati su questa tavola		65

TABELLA QUADRO QS-B1 (6 circuiti) — alimentato da QG-2


Circ.	Descrizione	Dispositivo	Idn	Cavo
B1	Luci piano terra	MTC 10 A	—	3G1,5
B2	Prese piano terra	MTC 16 A	30 mA	3G2,5
B3	Cucina — prese dedicate	MTC 16 A	30 mA	3G2,5
B4	Bagno piano terra	MTC 16 A	30 mA	3G2,5
B5	Luci vano scala (comune)	MTC 10 A	—	3G1,5
B6	Riserva	—	—	—

NOTE

- 1. I conteggi di questa tabella prevalgono sul conteggio dei simboli in pianta.
- 2. I due punti luce del vano scala (PL-S) sono comuni ai due piani e sono conteggiati una sola volta, su questa tavola; la tav. E-12 li richiama senza ricontarli.
- 3. Il circuito B5 alimenta i punti luce del vano scala per entrambi i piani.
- 4. B6 predisposta, apparecchio non installato.

Acme Impianti S.r.l.		Studio tecnico	
Conteggio simboli e schema quadro QS-B1 — piano terra			
Committente: Immobiliare Santoro S.r.l.		Dis. n. E-11	
Cantiere: Palazzo Santoro — corpo B, Bologna Data 12.06.2026		Scala — Foglio 2/4 — Rev. A	

PIANTA IMPIANTO ELETTRICO — PIANO PRIMO (CORPO B)

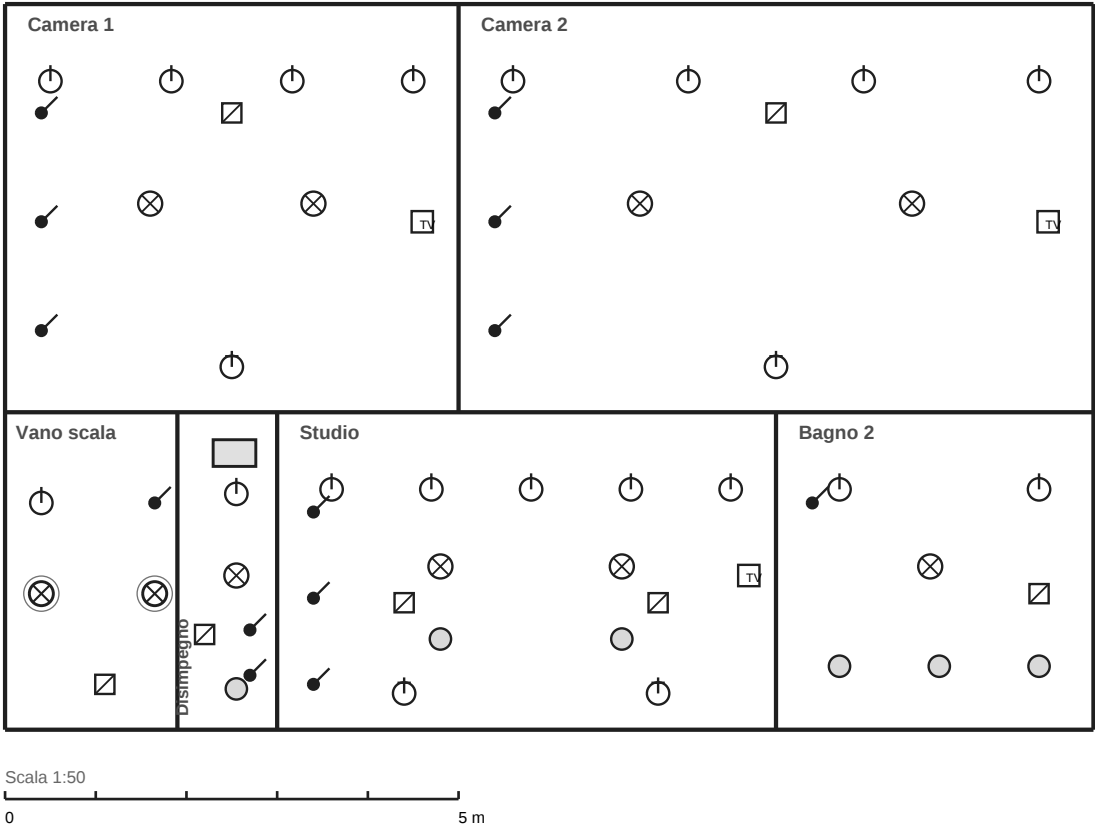

Legenda simboli: vedi tav. E-11, foglio 1/4. I punti luce del vano scala (PL-S) sono comuni ai due piani: disegnati anche su questa pianta, sono conteggiati una sola volta sulla tav. E-11.

ELENCO LOCALI	
Locale	Superficie m²
Camera 1	22,50
Camera 2	31,50
Studio	19,25
Bagno 2	12,25
Vano scala	6,65
Disimpegno	3,85
Totale	96,00

NOTE

- 1. Impianto conforme a CEI 64-8 ed. 2021, unità abitativa livello 2 (superiore).
- 2. Le quantità dei simboli di questa pianta sono riportate nel foglio 4/4 (tabella di conteggio).
- 3. Il quadro di zona QS-B2 è alimentato da QG-2 con linea dedicata FG16OR16 3G6.
- 4. Le tavole E-11 ed E-12 descrivono un solo impianto (commessa BO-0071/B) e vanno lette insieme.
- 5. Altezza utile dei locali 2,70 m; quote da verificare in opera.

Acme Impianti S.r.l.		Studio tecnico
Pianta impianto elettrico — piano primo (corpo B)		
Committente: Immobiliare Santoro S.r.l.		Dis. n. E-12
Cantiere: Palazzo Santoro — corpo B, Bologna Data 12.06.2026		Scala 1:50 Foglio 3/4 — Rev. A

CONTEGGIO SIMBOLI E SCHEMA QUADRO QS-B2 — PIANO PRIMO

Simbolo	Descrizione	Q.tà
P	Pres a 2P+T 16 A	17
PB	Pres a bipasso doppia	4
TV	Pres a TV coassiale	3
PL	Punto luce a soffitto	8
FA	Faretto da incasso	6
IN	Interruttore / deviatore	13
CS	Cassetta di derivazione	7
QS	Quadro di zona QS-B2	1
PL-S	Punto luce vano scala	vedi tav. E-11
Totale simboli conteggiati su questa tavola		59

TABELLA QUADRO QS-B2 (6 circuiti) — alimentato da QG-2

Circ.	Descrizione	Dispositivo	Idn	Cavo
B7	Luci piano primo	MTC 10 A	—	3G1,5
B8	Prese camere	MTC 16 A	30 mA	3G2,5
B9	Prese studio	MTC 16 A	30 mA	3G2,5
B10	Bagno piano primo	MTC 16 A	30 mA	3G2,5
B11	Condizionamento piano primo	MTC 20 A	30 mA	3G4
B12	Riserva	—	—	—

NOTE

- 1. I conteggi di questa tabella prevalgono sul conteggio dei simboli in pianta.
- 2. PL-S: i punti luce del vano scala sono gli stessi della tav. E-11 e non vanno ricontati su questa tavola.
- 3. B12 predisposta, apparecchio non installato.
- 4. Le due tavole E-11 ed E-12 descrivono un solo impianto (commessa BO-0071/B) e vanno lette insieme.

Acme Impianti S.r.l.		Studio tecnico
Conteggio simboli e schema quadro QS-B2 — piano primo		
Committente: Immobiliare Santoro S.r.l.		Dis. n. E-12
Cantiere: Palazzo Santoro — corpo B, Bologna Data 12.06.2026		Scala — Foglio 4/4 — Rev. A