
 


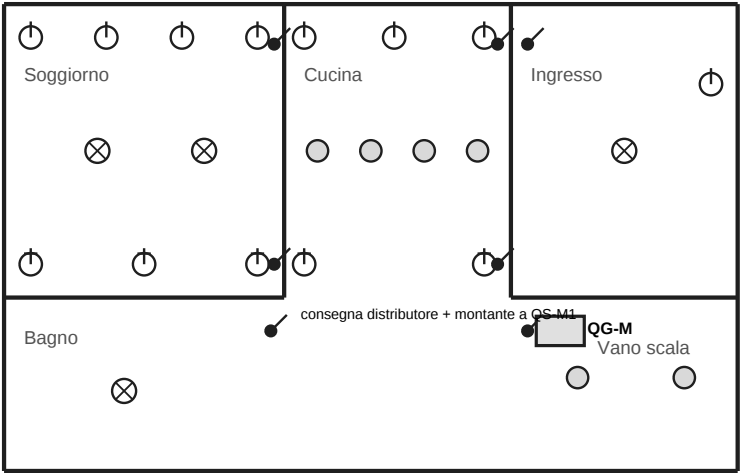

LEGENDA SIMBOLI (VALIDA PER E-33 ED E-34)			
Simbolo	Sigla	Significato	Caratt.
	P	Presa 2P+T bipasso	16 A
	PD	Presa doppia bipasso	2x16 A
	PL	Punto luce a soffitto	230 V
	FR	Faretto LED da incasso	24 W
	IN	Interruttore / deviatore	16 A
	Q	Quadro (QG-M / QS-M1)	36 mod.



Acme Impianti S.r.l.		Ufficio tecnico
Pianta impianto elettrico — piano terra		
Committente: Immobiliare Santoro S.r.l.		Dis. n. E-33
Cantiere: Residenza Malvasia — Bologna Data 02.07.2026		Scala 1:50 Foglio 1/4 — Rev. C

COMPUTO DEI PUNTI E DEI MATERIALI — tav. E-33, piano terra


Residenza Malvasia, via Malvasia 27 — Bologna · unità A · committente Immobiliare Santoro S.r.l.

Sigla	Descrizione	U.M.	Q.tà
P	Presa 2P+T bipasso 16 A da incasso	pz	8
PD	Presa doppia bipasso 2x16 A	pz	5
PL	Punto luce a soffitto completo	pz	4
FR	Faretto LED da incasso 24 W 4000 K IP44	pz	6
IN	Interruttore / deviatore 1 modulo 16 A	pz	7
Q	Quadro generale QG-M da incasso 36 moduli IP40	pz	1
MT	Interruttore magnetotermico 1P+N 16 A curva C 6 kA	pz	6
DF	Interruttore differenziale 2P 25 A 30 mA tipo A	pz	2
CV1	Cavo FG16OR16 3G2,5 mmq	m	120
CV2	Cavo N07V-K 1,5 mmq	m	260
TB	Tubo corrugato pesante D25	m	145
CD	Cassetta di derivazione 152x98x70 IP55	pz	9
SC	Scatola da incasso 503E 3 moduli	pz	20
Totale pezzi piano terra			68

NOTE AL COMPUTO DEL PIANO TERRA

- Le quantità di questo foglio riguardano il solo piano terra. Il riepilogo dell'intera unità è sul foglio 4/4.
- Cavi e tubazioni sono computati a metro lineare, misurati sullo sviluppo delle dorsali; punti, quadri e apparecchiature a pezzo.
- Il quadro generale QG-M alimenta il quadro di piano QS-M1 con montante FG16OR16 4G6 (compreso nella voce CV1).

Acme Impianti S.r.l.		Ufficio tecnico
Computo punti e materiali — piano terra		
Committente: Immobiliare Santoro S.r.l.		Dis. n. E-33
Cantiere: Residenza Malvasia — Bologna Data 02.07.2026		Scala — Foglio 2/4 — Rev. C

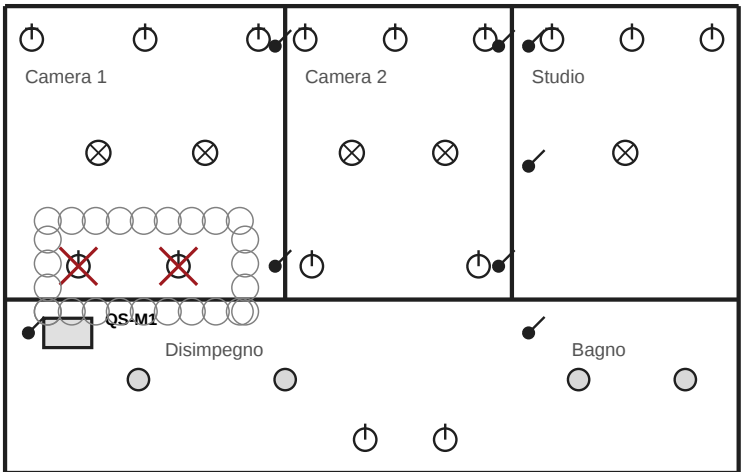

REV. C del 02.07.2026 — camera 1: le due prese semplici barrate sono sostituite dalla presa doppia PD.
Il computo del piano primo (foglio 4/4) è già aggiornato alla presente revisione.

Legenda simboli: vedi tav. E-33, foglio 1/4.
Le due tavole descrivono una sola unità immobiliare: il riepilogo generale è sul foglio 4/4.



Acme Impianti S.r.l.		Ufficio tecnico
Pianta impianto elettrico — piano primo		
Committente: Immobiliare Santoro S.r.l.		Dis. n. E-34
Cantiere: Residenza Malvasia — Bologna Data 02.07.2026		Scala 1:50 Foglio 3/4 — Rev. C

COMPUTO DEI PUNTI E DEI MATERIALI — tav. E-34, piano primo

Quantità aggiornate alla revisione C del 02.07.2026.

Sigla	Descrizione	U.M.	Q.tà
P	Presa 2P+T bipasso 16 A da incasso	pz	6
PD	Presa doppia bipasso 2x16 A	pz	7
PL	Punto luce a soffitto completo	pz	5
FR	Faretto LED da incasso 24 W 4000 K IP44	pz	4
IN	Interruttore / deviatore 1 modulo 16 A	pz	8
Q	Quadro secondario QS-M1 da incasso 36 moduli IP40	pz	1
MT	Interruttore magnetotermico 1P+N 16 A curva C 6 kA	pz	5
DF	Interruttore differenziale 2P 25 A 30 mA tipo A	pz	2
CV1	Cavo FG16OR16 3G2,5 mmq	m	95
CV2	Cavo N07V-K 1,5 mmq	m	210
TB	Tubo corrugato pesante D25	m	130
CD	Cassetta di derivazione 152x98x70 IP55	pz	7
SC	Scatola da incasso 503E 3 moduli	pz	17
Totale pezzi piano primo			62

RIEPILOGO GENERALE — unità A, piano terra + piano primo

Sigla	Descrizione	U.M.	Q.tà
P	Presa 2P+T bipasso 16 A da incasso	pz	14
PD	Presa doppia bipasso 2x16 A	pz	12
PL	Punto luce a soffitto completo	pz	9
FR	Faretto LED da incasso 24 W 4000 K IP44	pz	10
IN	Interruttore / deviatore 1 modulo 16 A	pz	15
Q	Quadro generale QG-M da incasso 36 moduli IP40	pz	2
MT	Interruttore magnetotermico 1P+N 16 A curva C 6 kA	pz	11
DF	Interruttore differenziale 2P 25 A 30 mA tipo A	pz	4
CV1	Cavo FG16OR16 3G2,5 mmq	m	215
CV2	Cavo N07V-K 1,5 mmq	m	470
TB	Tubo corrugato pesante D25	m	275
CD	Cassetta di derivazione 152x98x70 IP55	pz	16
SC	Scatola da incasso 503E 3 moduli	pz	37
Totale pezzi unità A			130

NOTE AL RIEPILOGO

1. Le tavole E-33 ed E-34 descrivono una sola unità immobiliare (commessa BO-0084/A) e vanno lette insieme: l'offerta è una sola.
2. I due quadri (QG-M al piano terra, QS-M1 al piano primo) sono dello stesso tipo da 36 moduli e figurano nel riepilogo come una sola voce da 2 pezzi.
3. Alla revisione C le due prese semplici barrate in camera 1 sono sostituite da una presa doppia: il conteggio del piano primo è già aggiornato.

Acme Impianti S.r.l.		Ufficio tecnico
Computo piano primo e riepilogo generale		
Committente: Immobiliare Santoro S.r.l.		Dis. n. E-34
Cantiere: Residenza Malvasia — Bologna Data 02.07.2026		Scala — Foglio 4/4 — Rev. C