


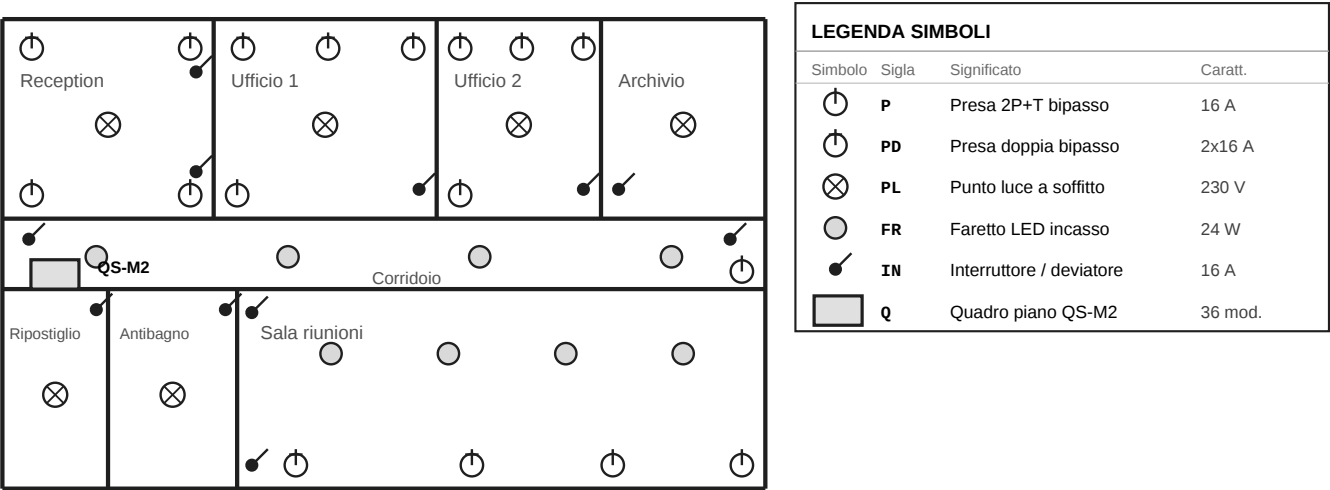

Il quadro di piano QS-M2 è alimentato dal montante proveniente dal quadro generale QG-M (piano terra).
Il computo dei punti per locale e le note del committente sono sul foglio 2/2.



Acme Impianti S.r.l.		Ufficio tecnico
Pianta impianto elettrico — piano secondo (uffici)		
Committente: Immobiliare Santoro S.r.l.		Dis. n. E-31
Cantiere: Residenza Malvasia — Bologna Data 15.06.2026		Scala 1:50 Foglio 1/2 — Rev. A

COMPUTO DEI PUNTI PER LOCALE — tav. E-31

Residenza Malvasia, via Malvasia 27 — Bologna · piano secondo · committente Immobiliare Santoro S.r.l.

Locale	P — presa 16 A	PD — presa doppia	PL — punto luce	FR — faretto	IN — comandi
Reception	2	2	1	—	2
Ufficio 1	1	3	1	—	1
Ufficio 2	1	3	1	—	1
Sala riunioni	2	2	—	4	2
Archivio	—	—	1	—	1
Ripostiglio	—	—	1	—	1
Corridoio	1	—	—	4	2
Antibagno	—	—	1	—	1
TOTALE PIANO	7	10	6	8	11

Il trattino indica che il locale non prevede quel punto (vedi nota 2).

APPARECCHIATURE DI QUADRO

Sigla	Descrizione	U.M.	Q.tà
Q	Quadro di piano QS-M2 da incasso 36 moduli IP40 con porta	pz	1

NOTE DEL COMMITTENTE (ALLEGATE ALLA RICHIESTA)

- Sono escluse dall'offerta le opere murarie: esecuzione delle tracce, fori, asole e passaggi a soffitto restano a carico dell'impresa edile.
- Nell'archivio e nel ripostiglio non sono previste prese: gli armadi sono alimentati dalla canalina esistente del corridoio, già in opera. Nell'antibagno e' previsto il solo punto luce comandato.
- Sono esclusi il ripristino delle tracce, la rasatura e la tinteggiatura delle pareti.
- Sono escluse la linea dati e le prese RJ45: la predisposizione (tubo e scatole) e' già eseguita e collaudata.
- E' escluso lo smaltimento dei materiali di risulta e il noleggio dei ponteggi o trabattelli oltre i 2 m.
- Le placche e i frutti sono della serie già in uso nell'immobile; il committente non richiede varianti di serie.

Acme Impianti S.r.l.		Ufficio tecnico
Computo dei punti e note — piano secondo		
Committente: Immobiliare Santoro S.r.l.		Dis. n. E-31
Cantiere: Residenza Malvasia — Bologna Data 15.06.2026		Scala — Foglio 2/2 — Rev. A